


Przekrój poprzeczny wzdłuż kanału tłocznego
1:50

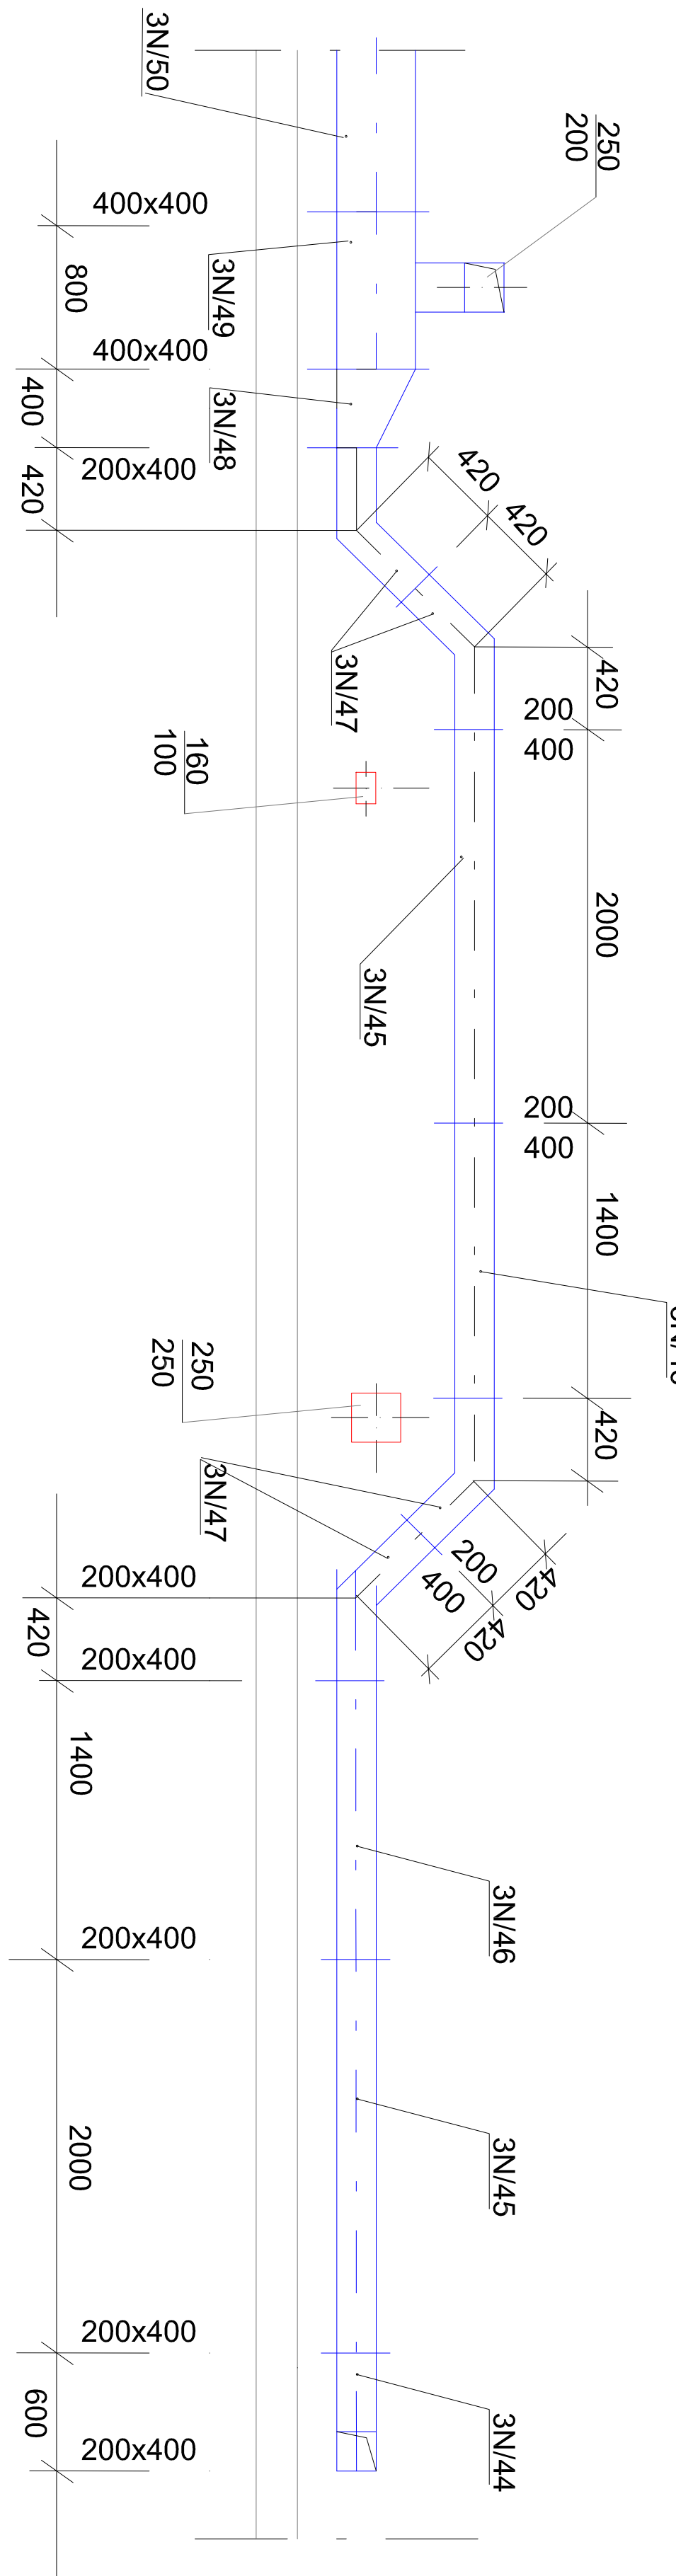

Obiekt	Dom Pomocy Społecznej w Nowym Czerwowie	
Treść	p.B. Remontu instal. sanitarnych Instalacja wentylacji - Pawilon nr3 PRZEBUDOWA I SZCZEGÓŁY	skala: 1:50
Projektował:	mjr inż. B.Jankowski - upr. 73/Sz/2002 Branża sanit.-spec. sieci i instalacji i urządzeń bez ograniczeń	Rys. nr 10