


PRZEKRÓJ A-A
skala 1:10

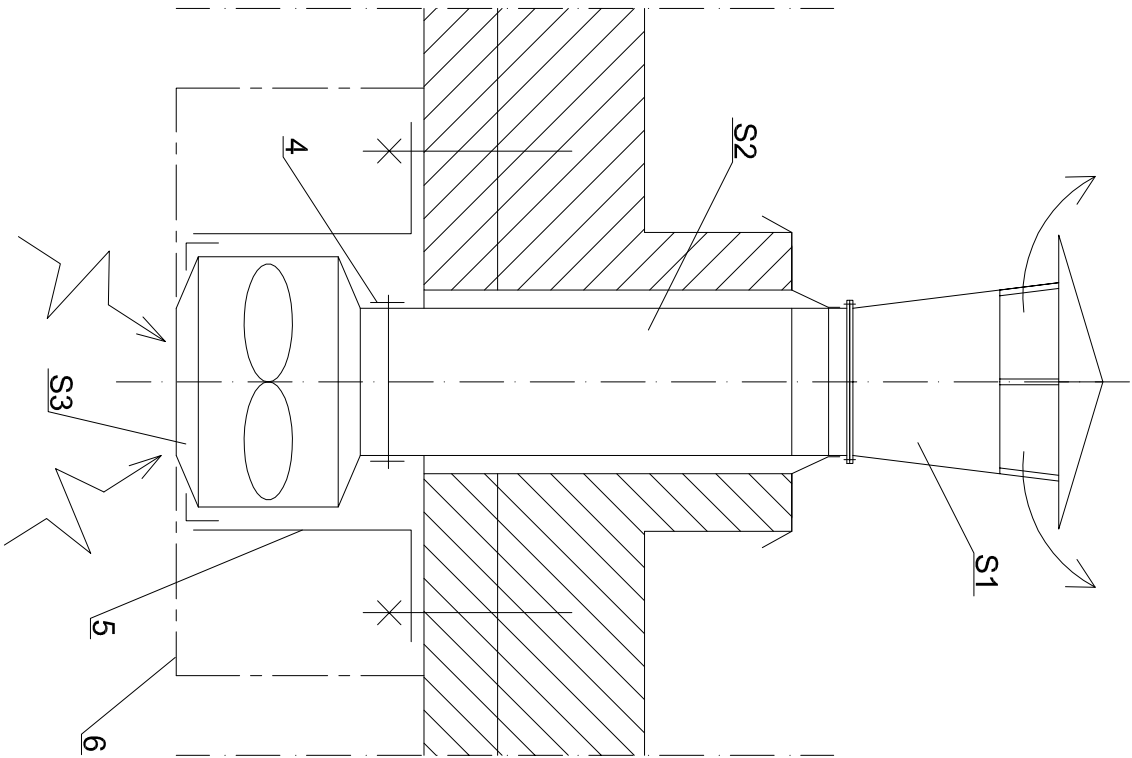

- OZNACZENIA:
- S1 - wyrużnia dachowa Ø200mm
 - S2 - podstawa dachowa Ø200mm
 - S3 - wentylator osłowy RVK 200E2-L1 o mocy 107kW
 - 4 - kłanra FK
 - 5 - wspornik
 - 6 - obudowa z płyt g-k

Obiekt	Dom Pomocy Społecznej w Nowym Czarńowie		
Treść	P.B. Remontu instal. sanitarnych Instalacja wentylacji - Suszarnia Rzut i przekrój		skala: 1:100 skala: 1:10
Projektował:	mgr inż. B.Jankowski - upr. 73/Sz/2002		Rys. nr 12
Sprawił:	mgr inż. G.Jankowska - upr. 19/96		